


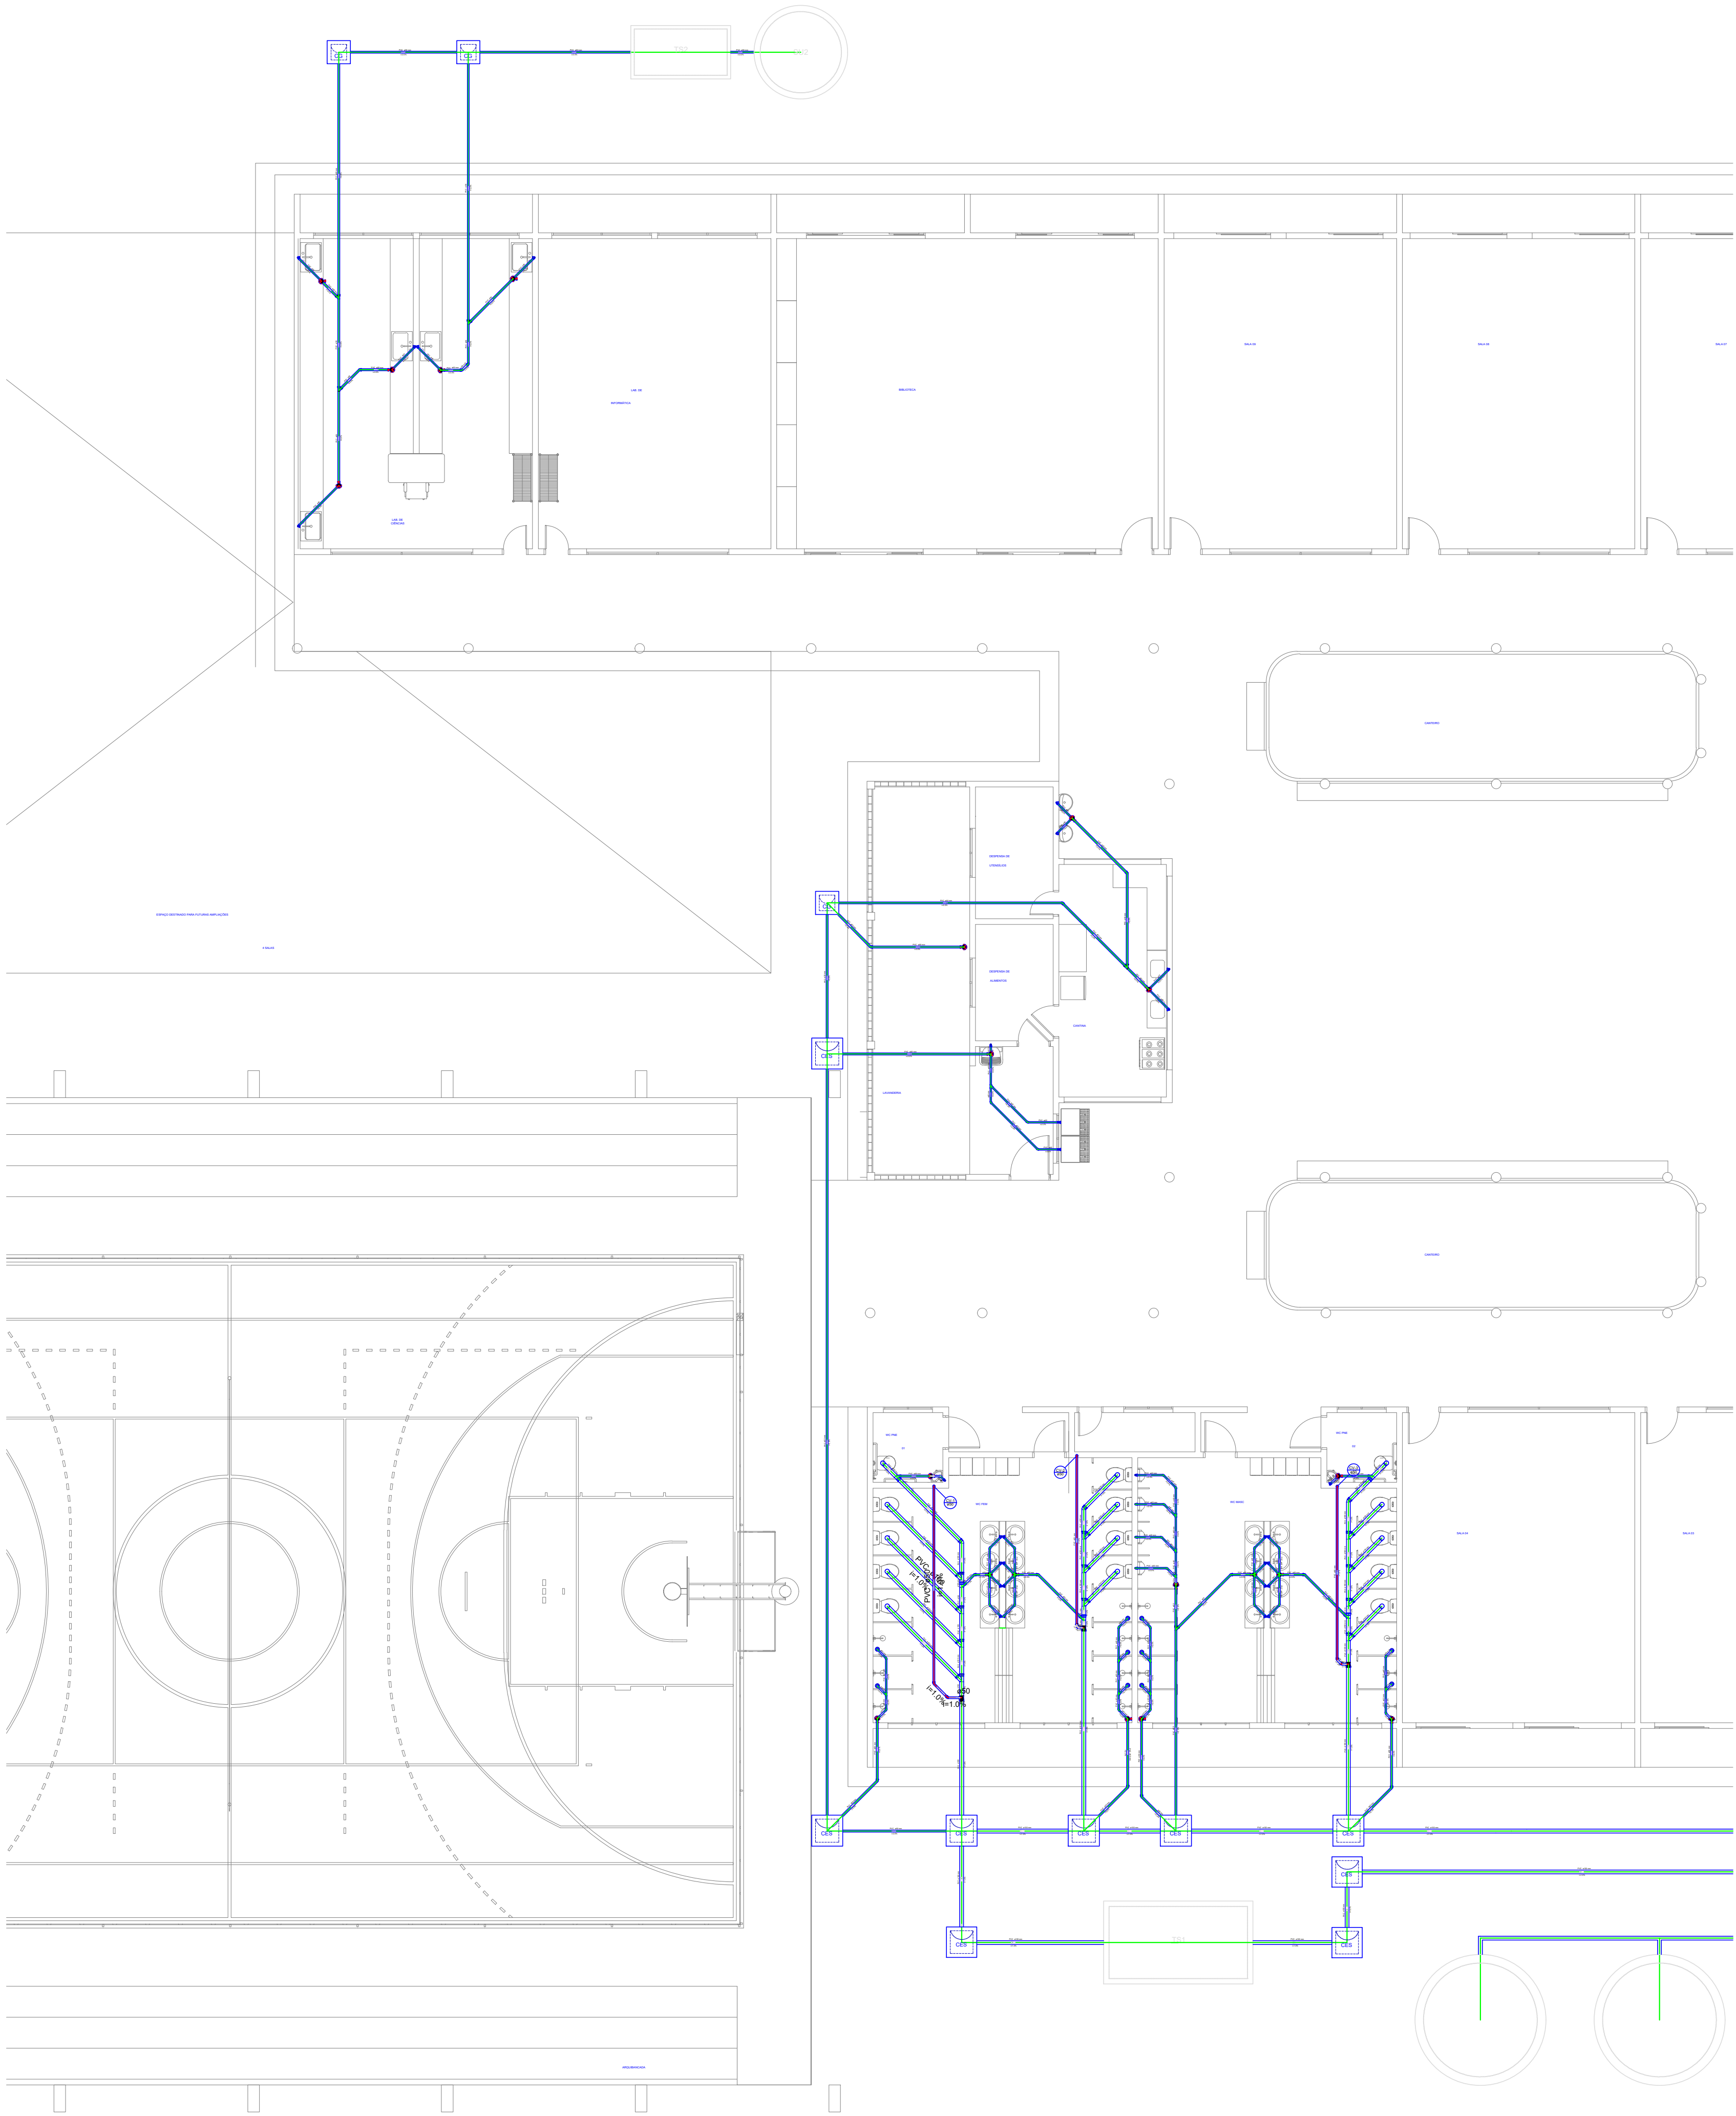

Lista de Materiais		
Caixas de Passagem	Caixa de gordura	
	CG 60x60 cm	3 pq
	Caixa de inspeção de esgoto sifonada	
	CES- 60x60 cm	
	PVC Acessórios	13 pq
	Caixa sifonada girafácil montada c/ grelha e porta grelha	
	100x140x50	22 pq
	Ralo sifonado alt. reg. saída 40	
	100 mm - 40 mm	10 pq
	Sifão de copo pl pia e lavatório	
Esgoto	1" - 1 1/2"	29 pq
	Sifão flexível c/ Adaptador	
	1 1/2" - 1 1/2"	1 pq
	Sifão flexível pl Mictório	
	1 1/4" - 2"	4 pq
	Válvula pl lavatório e tanque	
	1"	20 pq
	Válvula pl pia	
	1"	9 pq
	Válvula pl tanque	
PVC Esgoto	1 1/2"	1 pq
	Bucha de redução longa	
	50 mm - 40 mm	4 pq
	Cunha 90 curta	
	40 mm	36 pq
	Joelho 45	
	100 mm	4 pq
	40 mm	27 pq
	50 mm	14 pq
	Joelho 90	
Ventilação	100 mm	21 pq
	40 mm	4 pq
	Joelho 90 c/anel pl esgoto secundário	
	40 mm - 1 1/2"	32 pq
	Junção simples	
	100 mm - 50 mm	5 pq
	100 mm- 100 mm	12 pq
	50 mm - 50 mm	5 pq
	Tubo rígido c/ ponta lisa	
	100 mm - 4"	180,02 m
Unidades de tratamento	40 mm	66,74 m
	50 mm - 2"	112,99 m
	Te 45	
	40 mm	
	Te sanitário	10 pq
	100 mm - 50 mm	2 pq
	Alça	
	Ferro	3 pq
	Argamassa	
	Argamassa	4,93 m³
PVC Esgoto	Brita	
	n"3	31,74 m³
	Tampa	
	Hermética	3 pq
	Tijolo	
	Furado	1850 pq
	Maciço	2155 pq
	Joelho 45	
	50 mm	8 pq
	Joelho 90	
Ventilação	50 mm	8 pq
	Tubo rígido c/ ponta lisa	
	50 mm - 2"	16,77 m
	Te sanitário	
	100 mm - 50 mm	5 pq

Legenda	
	Bebedouro
	Caixa sifonada girafácil montada c/ grelha e porta grelha
	Caixas Inspeção Esgoto Sifonada
	Caixas de Gordura
	Joelho 45
	Joelho 90-coluna
	Junção simples
	Lavatório de Uso Geral
	Mictório de Descarga Automática- DN 40mm
	Pia de Cozinha Residencial com Sifão 40mm
	Ralo sifonado cilíndrico normal
	Ramais de Ventilação
	Tanque de Lavar Roupas DN 40mm
	Te 45
	Te sanitário
	Vaso Sanitário c/ J90°

APROVAÇÃO:

PROPRIETÁRIO

FISCALIZAÇÃO

Roberto Brígido Coelho Nunes

Arquiteto e Urbanista

RAU 245922-1

PROJETISTA

JOTA BARROS

PROJETOS

RAU 245922-1

PROJ. DE ARQUITETURA

EMAIL: contato@jotabarros.com.br

WWW.JOTABARROS.COM.BR

PREFEITURA MUNICIPAL DE GUARACIABA DO NORTE

CONSTRUÇÃO DE ESCOLA NO MUNICÍPIO DE GUARACIABA DO NORTE/CE

INSTALAÇÕES SANITÁRIAS

PLANTA BAIXA

LOCAL: GUARACIABA DO NORTE/CE

PROJETISTA: ROBERTO BRIGIDO COELHO NUNES - ARQUITETO E URBANISTA - CAU: 245922-1

DESENHISTA: STEPHANIE GOMES

ARQUIVO: HID_SAN_ESC_R0.DWG

DESENHO: 01/01

PRANCHAS: 01/04


ESCALA: 1/200

DATA: DEZ/2022

Governo Municipal

01 PLANTA BAIXA

ESCALA 1:25

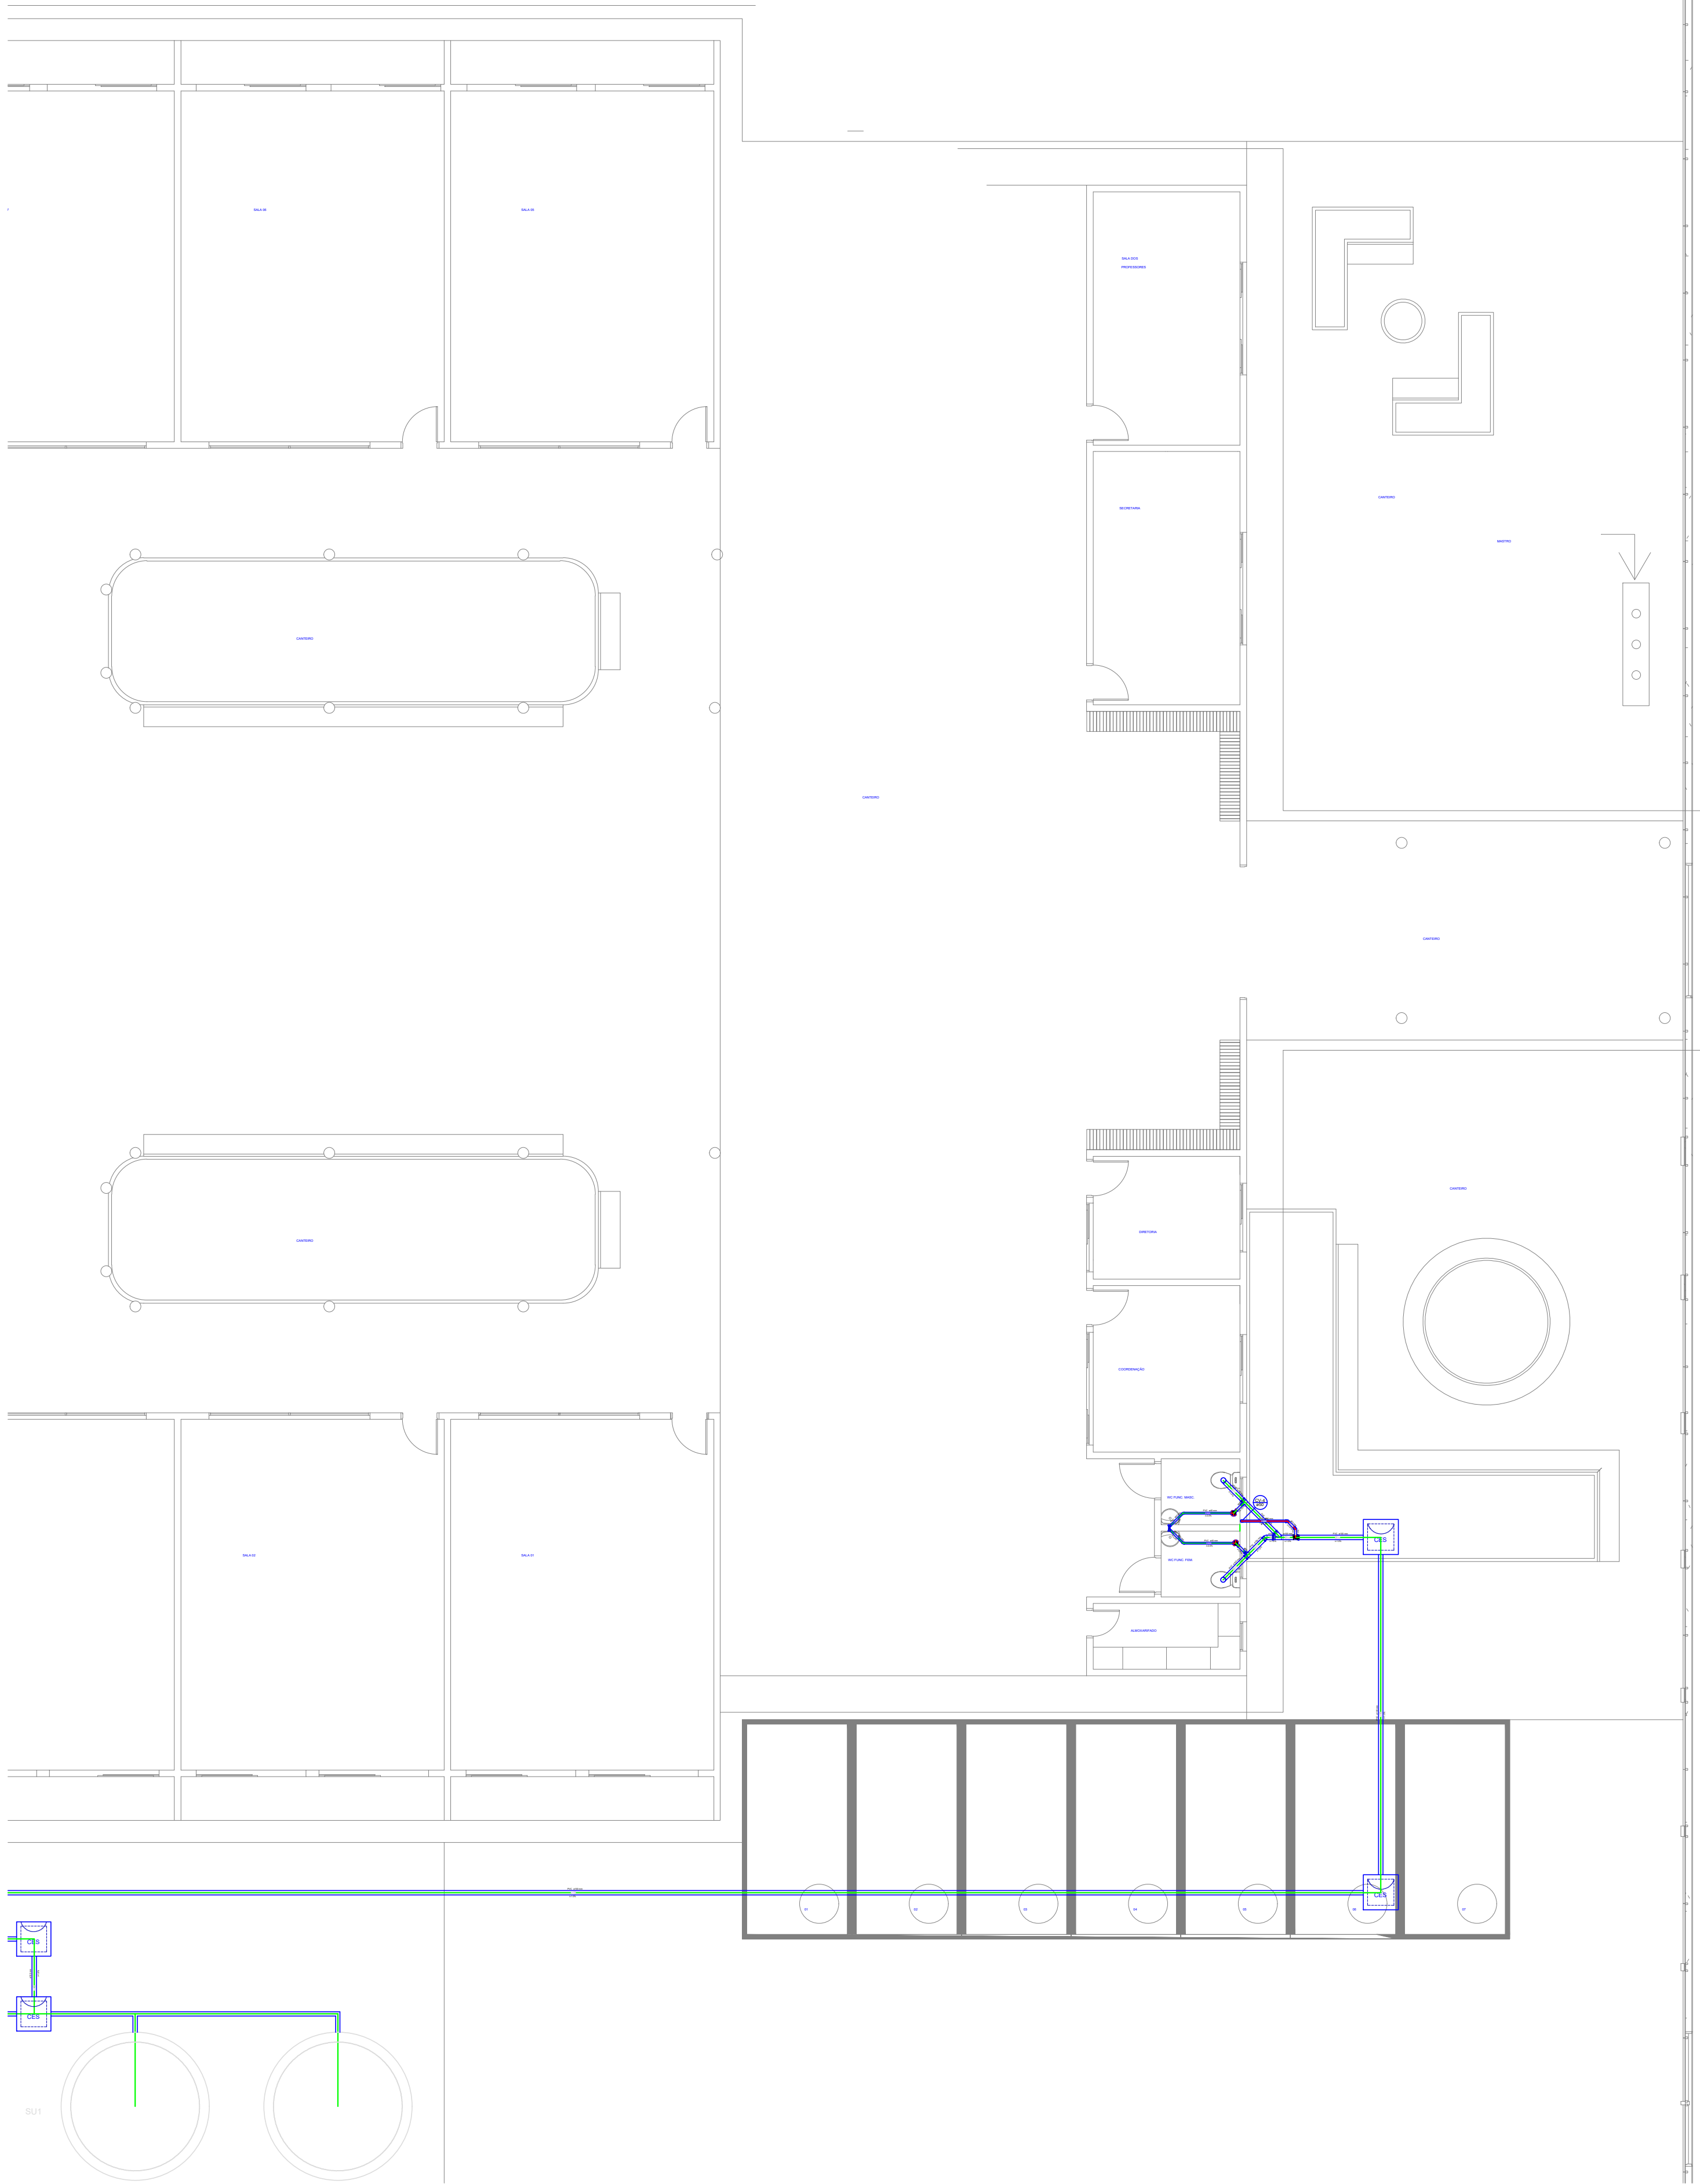





Legenda	
	Bebedouro
	Caixa sifonada girafácil montada c/ grelha e porta grelha
	Caixas Inspeção Esgoto Sifonada
	Caixas de Gordura
	Joelho 45
	Joelho 90- coluna
	Junção simples
	Lavatório de Uso Geral
	Mictório de Descarga Automática- DN 40mm
	Pia de Cozinha Residencial com Sifão 40mm
	Ralo sifonado cilíndrico normal
	Ramais de Ventilação
	Tanque de Lavar Roupas DN 40mm
	Te 45
	Te sanitário
	Vaso Sanitário c/ J90°

APROVAÇÃO:

PROPRIETÁRIO

FISCALIZAÇÃO

	PREFEITURA MUNICIPAL DE GUARACIABA DO NORTE	DESENHO: 01/01	PRANCHAS: 02/04
	CONSTRUÇÃO DE ESCOLA NO MUNICÍPIO DE GUARACIABA DO NORTE/CE		
	INSTALAÇÕES SANITÁRIAS PLANTA BAIXA		
LOCAL:	GUARACIABA DO NORTE/CE		ESCALA:
PROJETISTA:	ROBERTO BRIGIDO COELHO NUNES - ARQUITETO E URBANISTA - CAU: 245822-1		1/200
PROPRIETÁRIO:	PREFEITURA MUNICIPAL DE GUARACIABA DO NORTE/CE		DATA:
DESENHISTA:	STEPHANIE GOMES		DEZ/2022
ARQUIVO:	HID_SAN_ESC_R0.DWG		

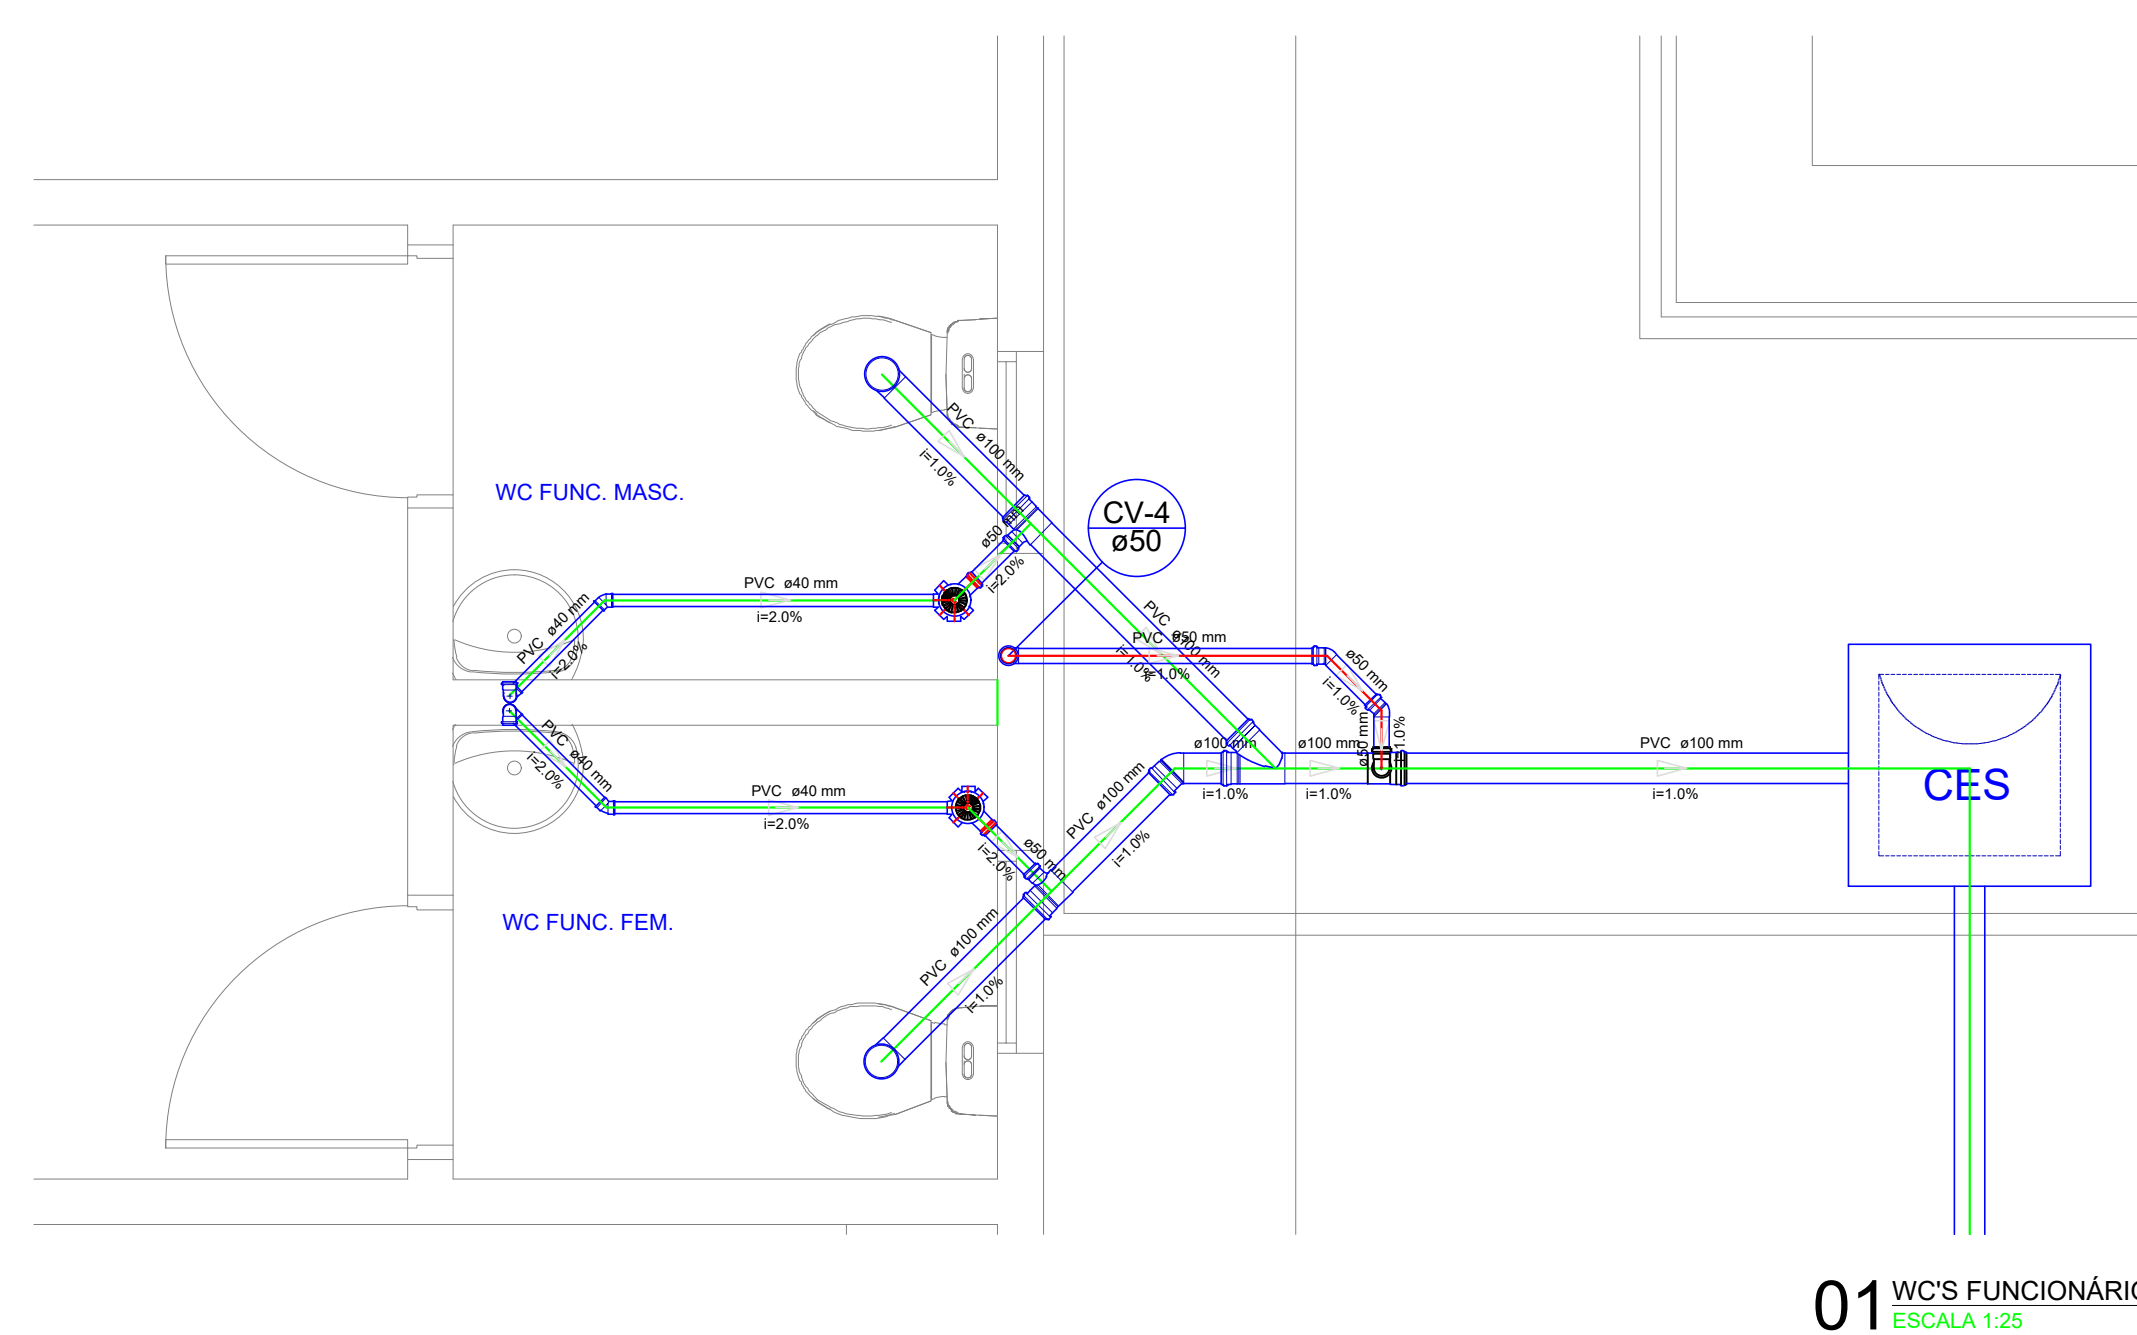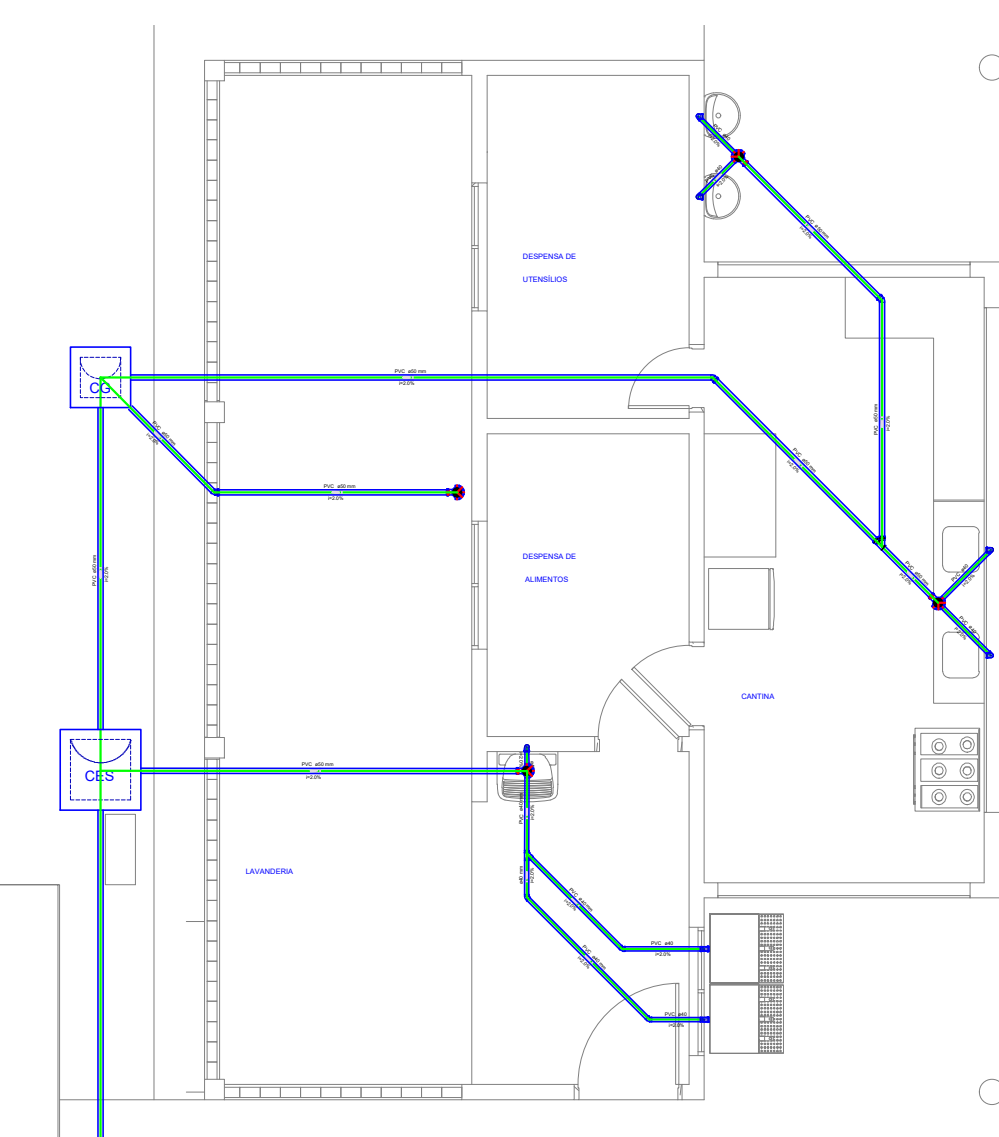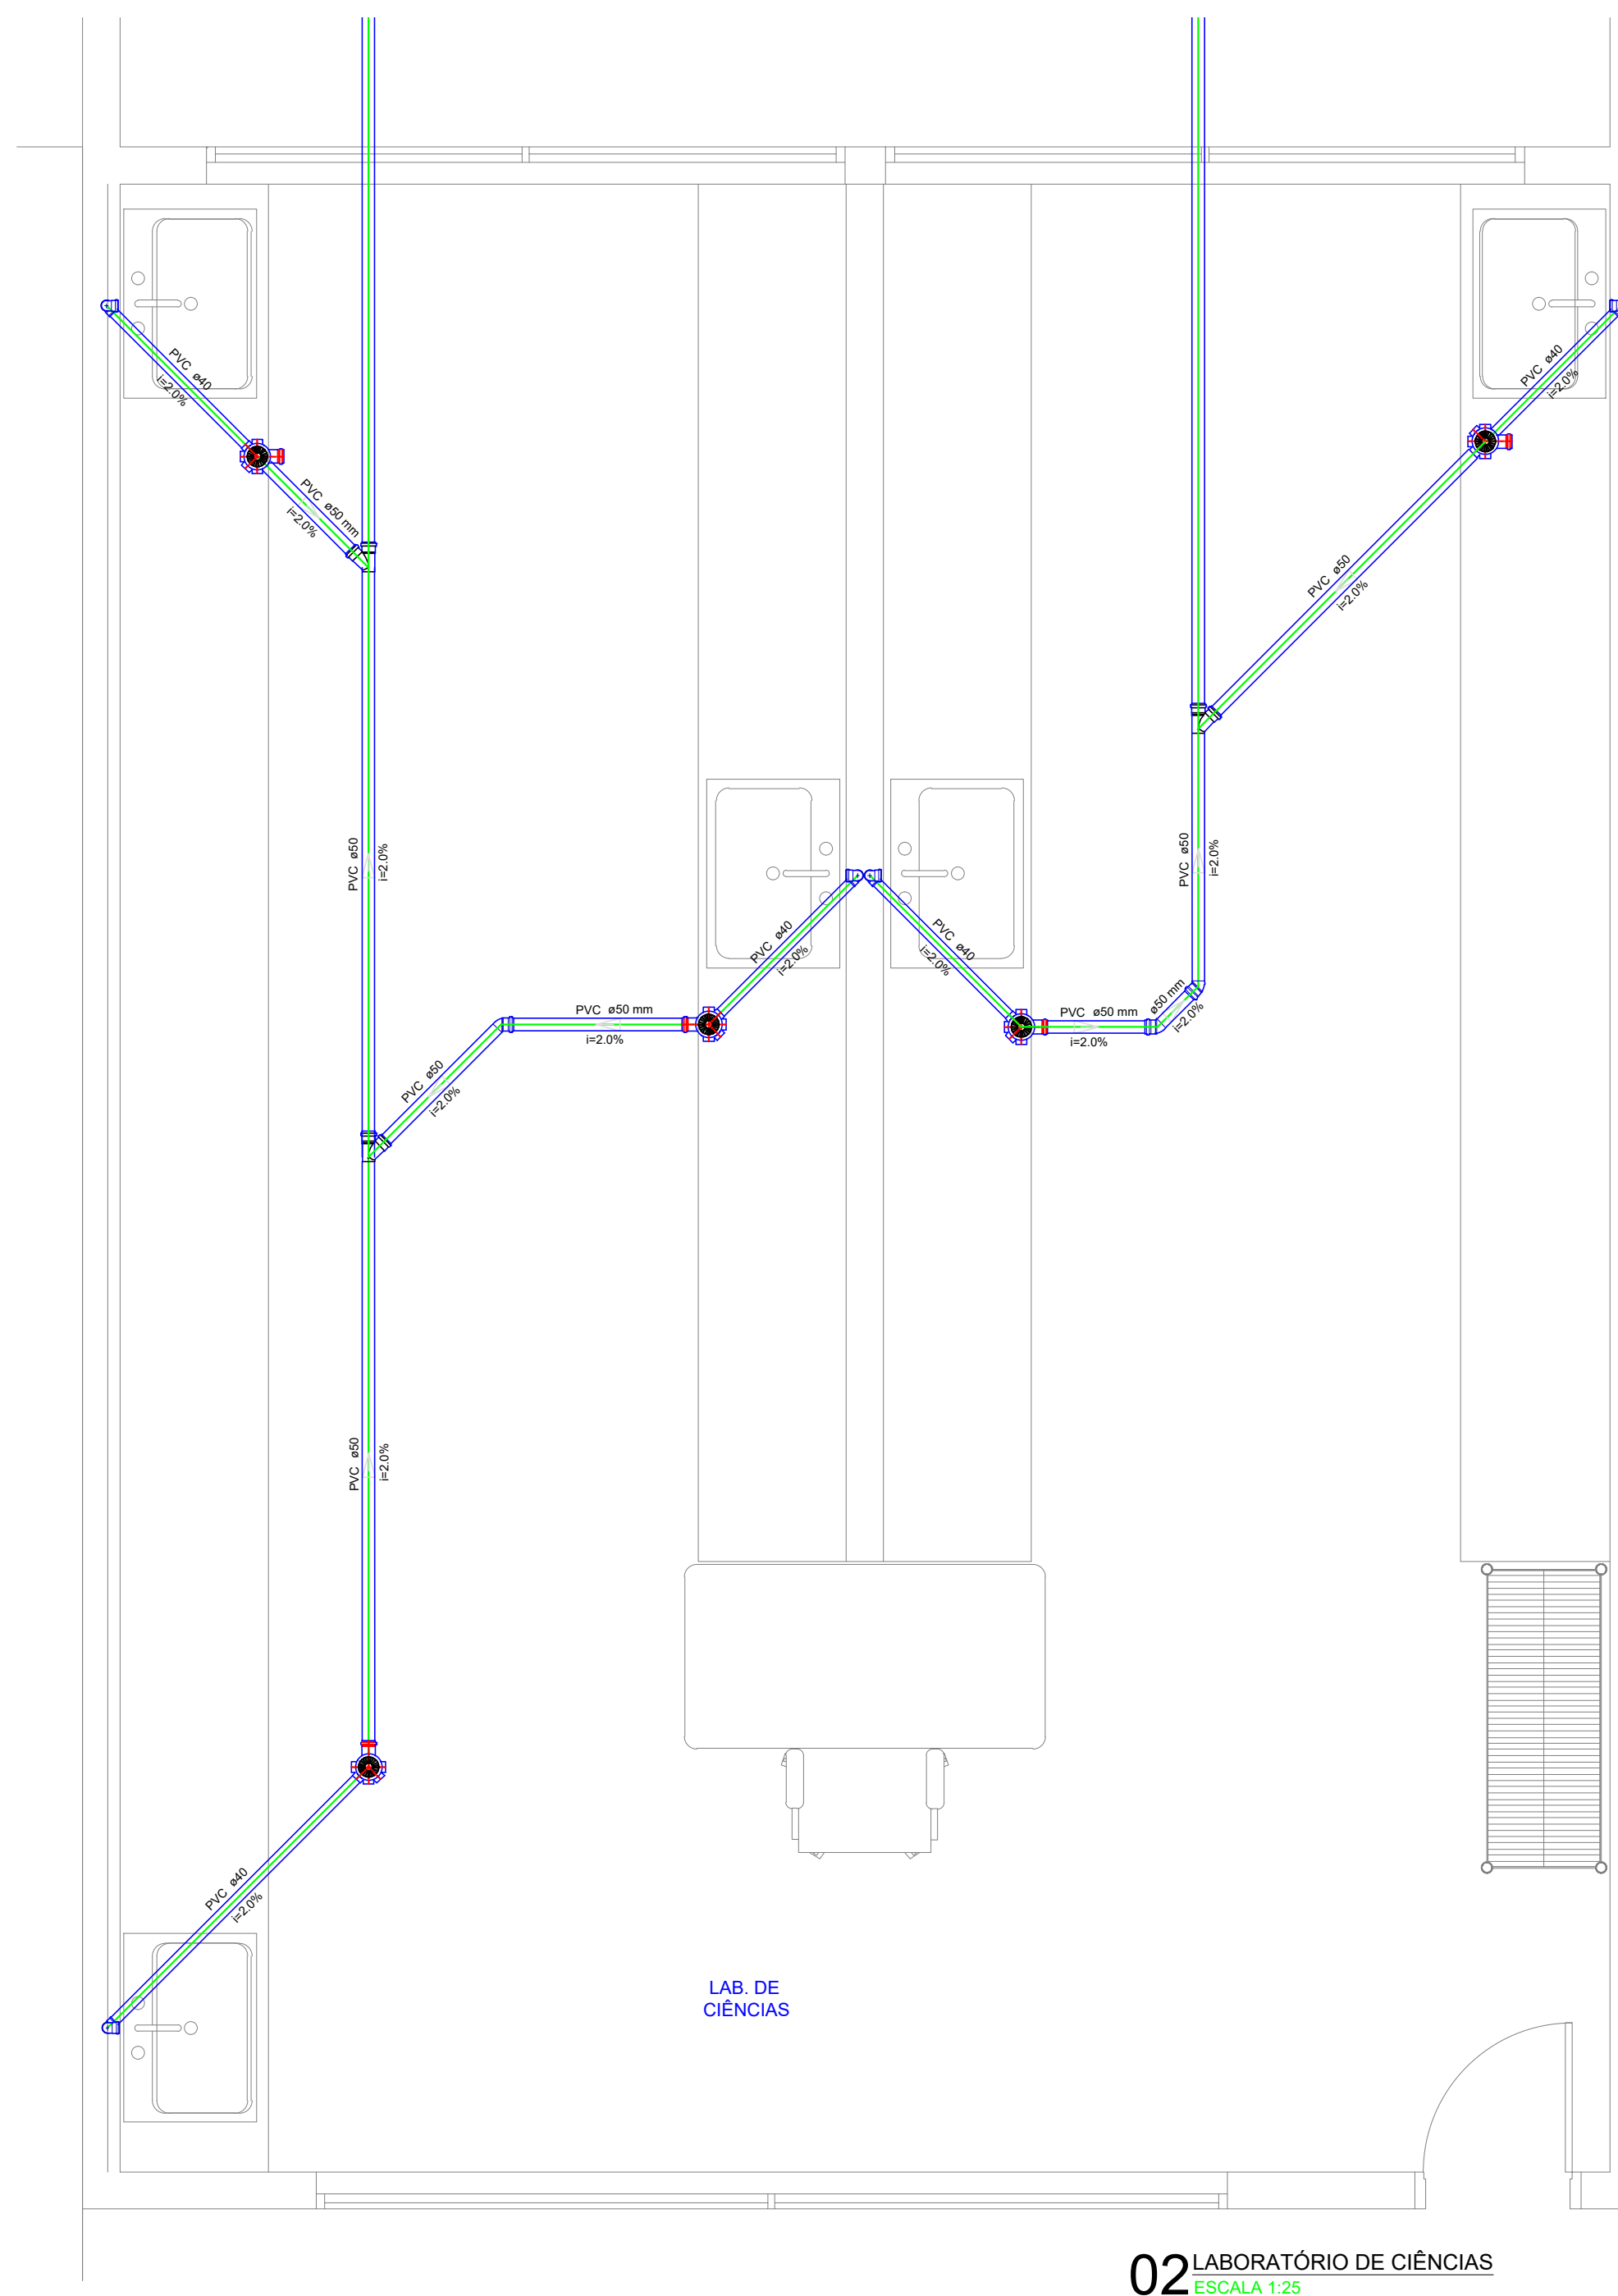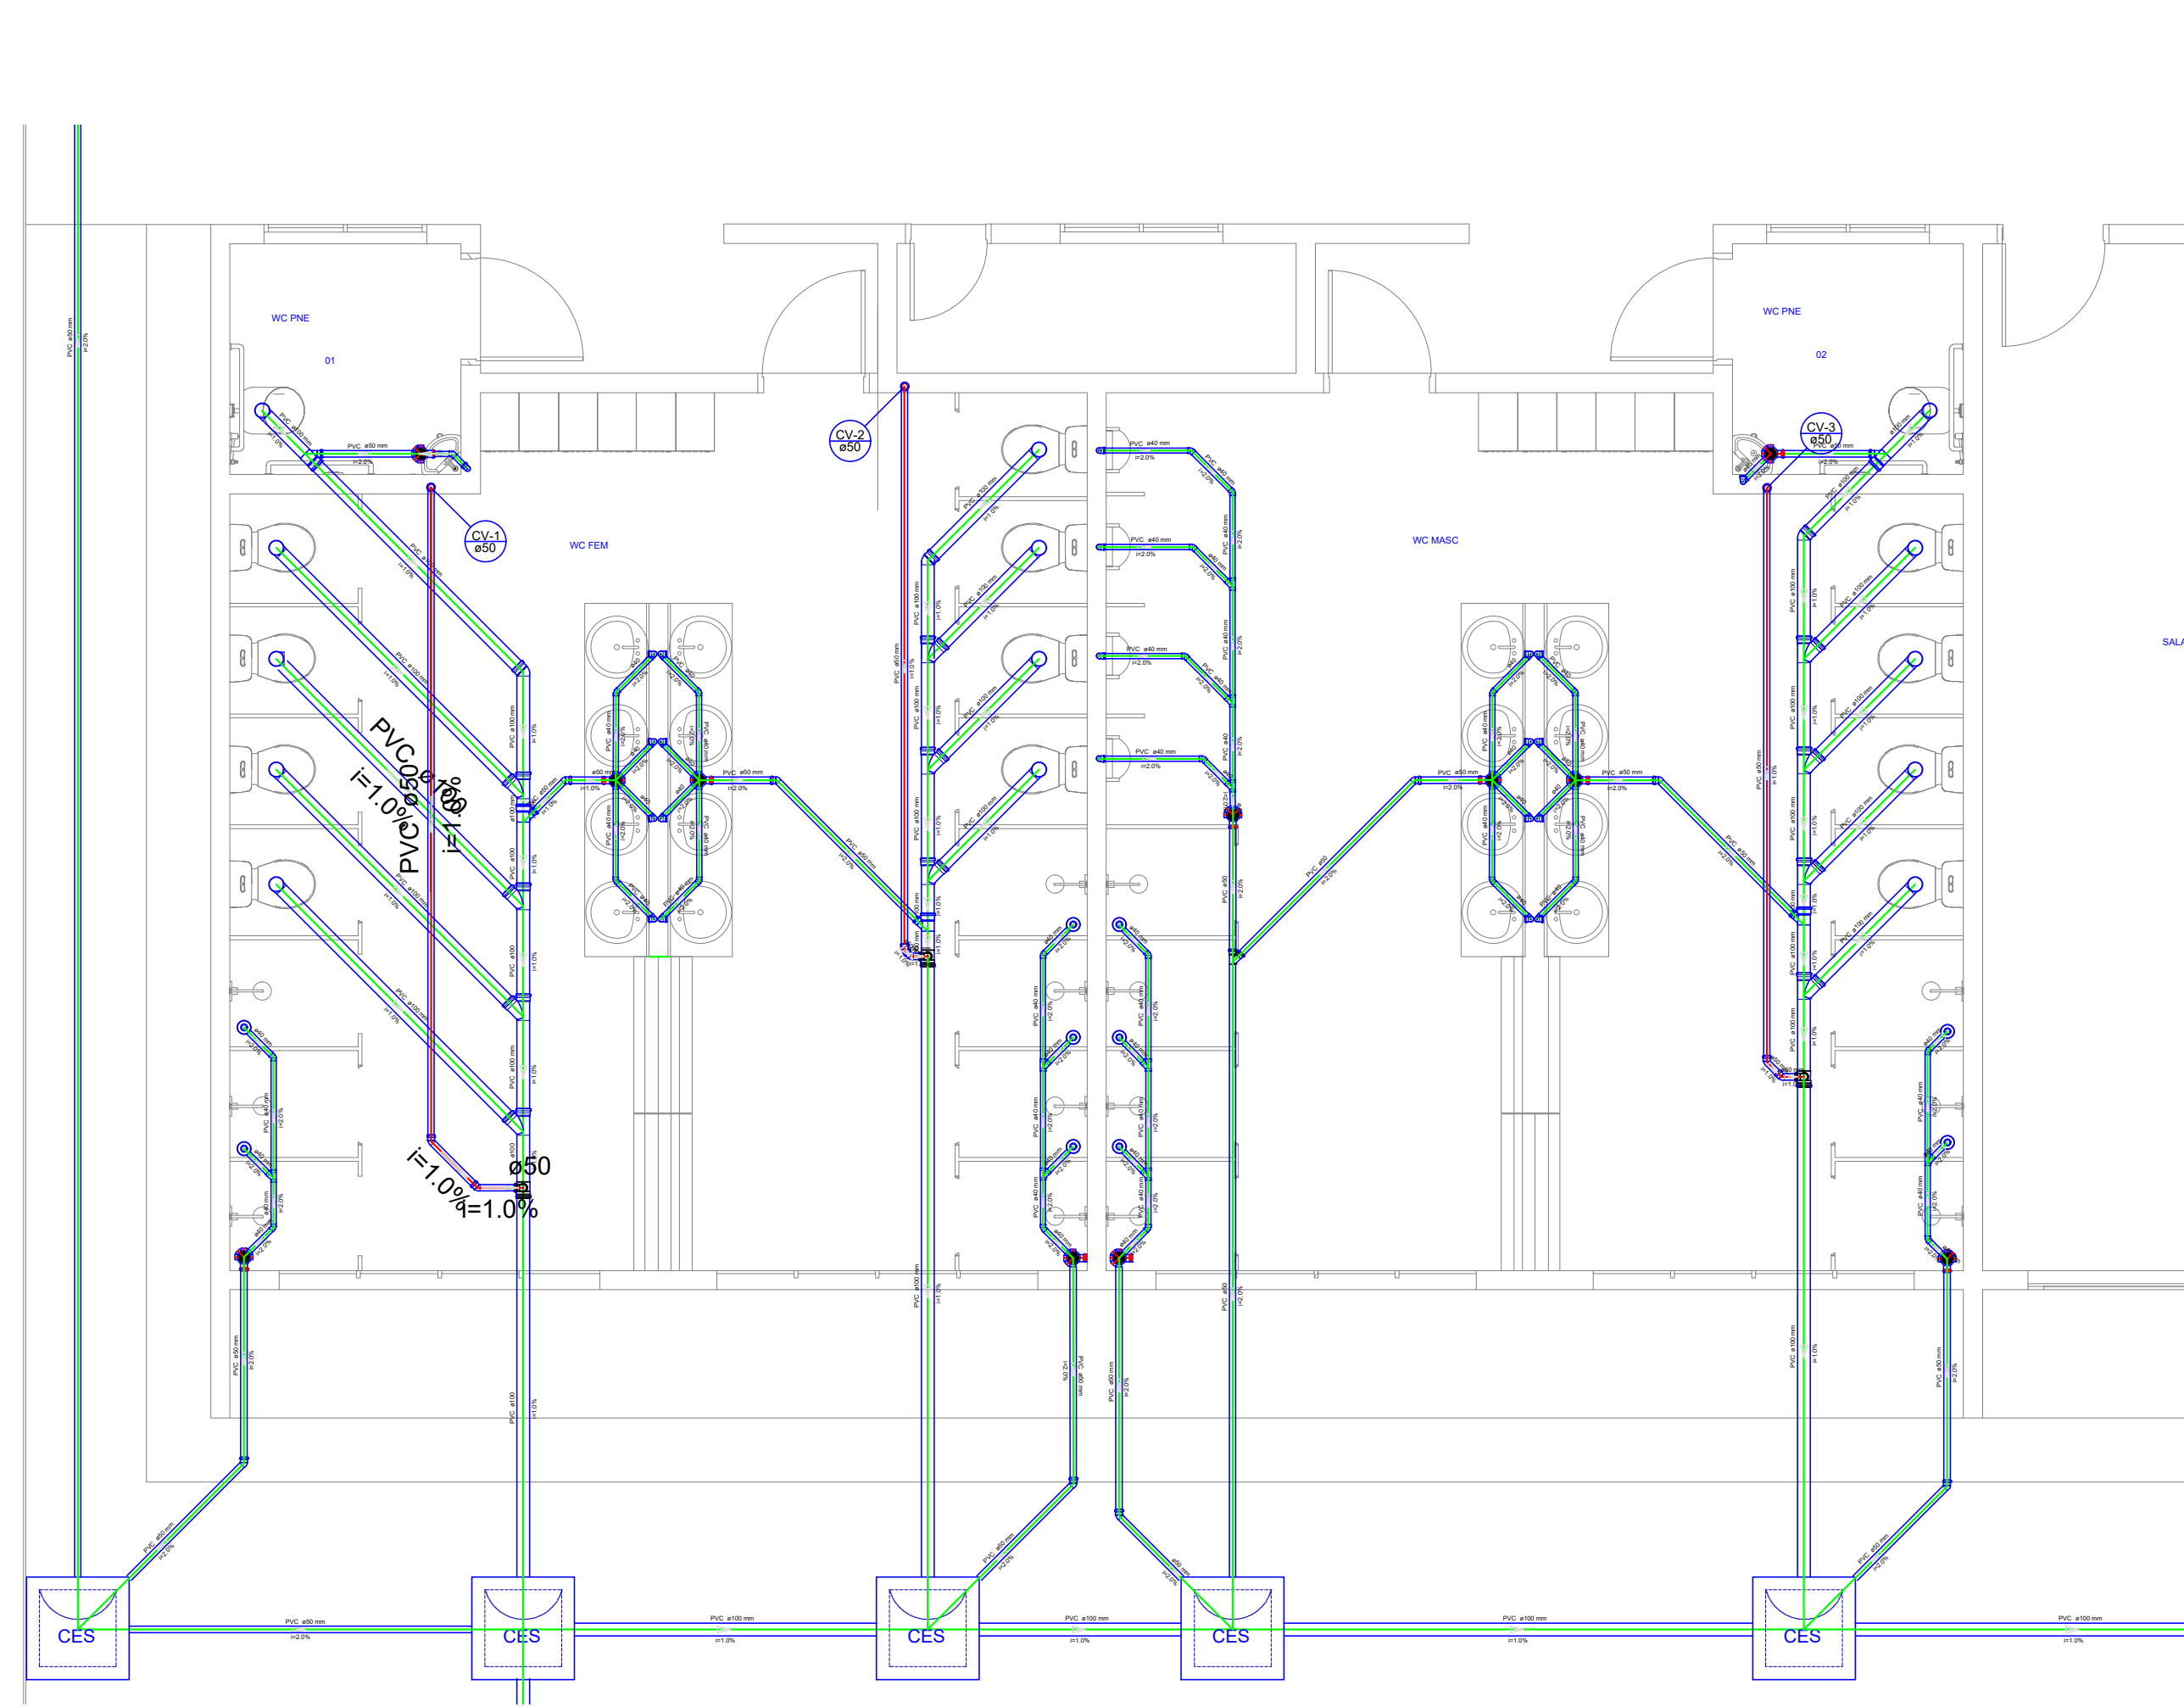

- Legenda**

 - Bebedouro
 - Caixa sifonada girafácil montada c/ grelha e porta grelha
 -  Caixas Inspeção Esgoto Sifonada
 - Caixas de Gordura
 - Joelho 45
 - Joelho 90- coluna
 - Junção simples
 - Lavatório de Uso Geral
 - Mistério de Descarga Automática- DN 40mm
 - Pia de Cozinha Residencial com Sifão 40mm
 - Ralo sifonado cilíndrico normal
 - Ramais de Ventilação
 - Tanque de Lavar Roupas DN 40mm
 - ▼ Te 45
 - Te sanitário
 - Vaso Sanitário c/ J50°

APROVAÇÃO:

PROPRIETÁRIO

FISCALIZAÇÃO

Roberto Brígido Coelho Nunes
Arquiteto e Urbanista
RN: 245922-1
PROJETISTA




PREFEITURA MUNICIPAL DE GUARACIABA DO NORTE

CONSTRUÇÃO DE ESCOLA NO MUNICÍPIO DE GUARACIABA DO NORTE/CE


INSTALAÇÕES SANITÁRIAS
DETALHES DOS BANHEIROS, BLOCO DA CANTINA E LABORATÓRIO DE CIÊNCIAS

LOCAL:	GUARACIABA DO NORTE/CE		
PROJETISTA:	ROBERTO BRIGIDO COELHO NUNES - ARQUITETO E URBANISTA - CAU: 245922-1		ESCALA:
PROPRIETÁRIO:	PREFEITURA MUNICIPAL DE GUARACIABA DO NORTE/CE		INDICADA
DESENHISTA:	STEPHANIE GOMES		DATA:
ARQUIVO:	HID_SAN_ESC_R0.DWG		DEZ/2022




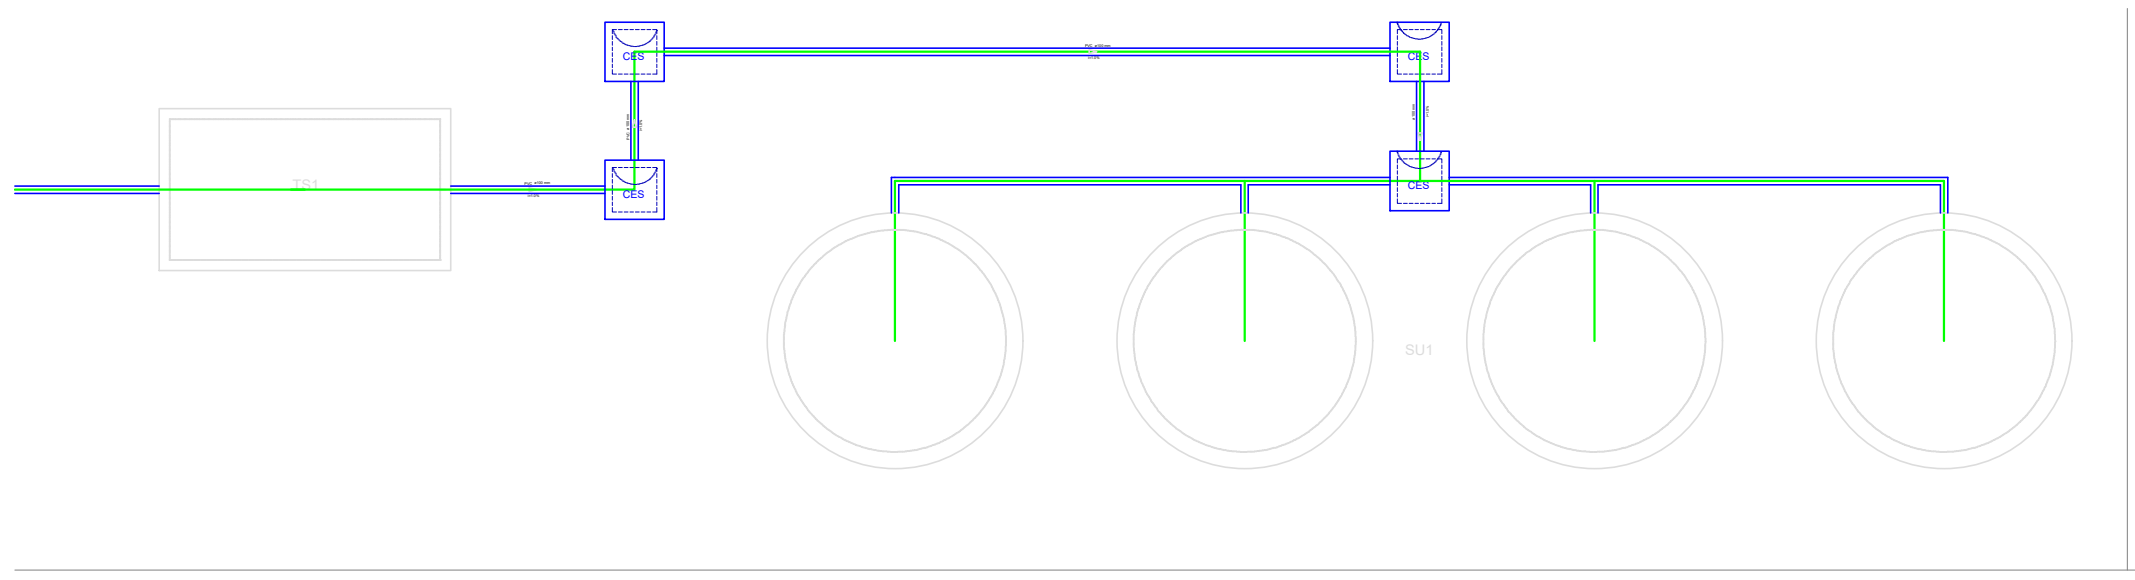


01 TANQUE SÉPTICO E SUMIDOURO 01
ESCALA 1:25

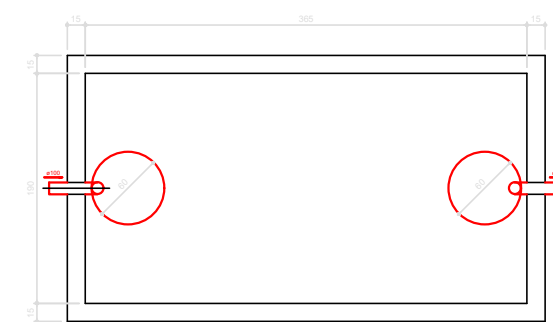


TANQUE SÉPTICO
PLANTA BAIXA - ESC. 1:25

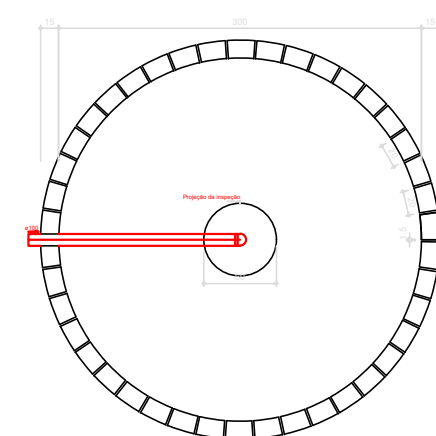



SUMIDOURO
PLANTA BAIXA - ESC. 1:25

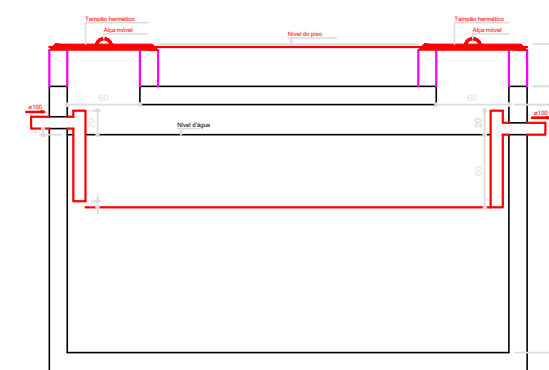


TANQUE SÉPTICO
CORTE - ESC. 1:25

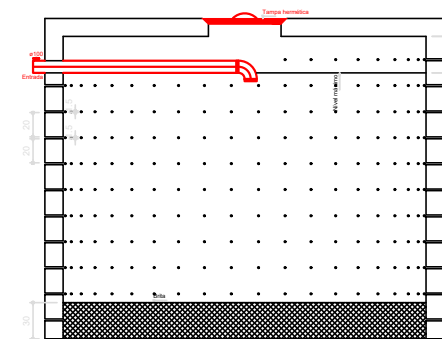


SUMIDOURO
CORTE - ESC. 1:25

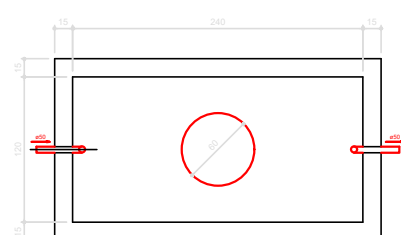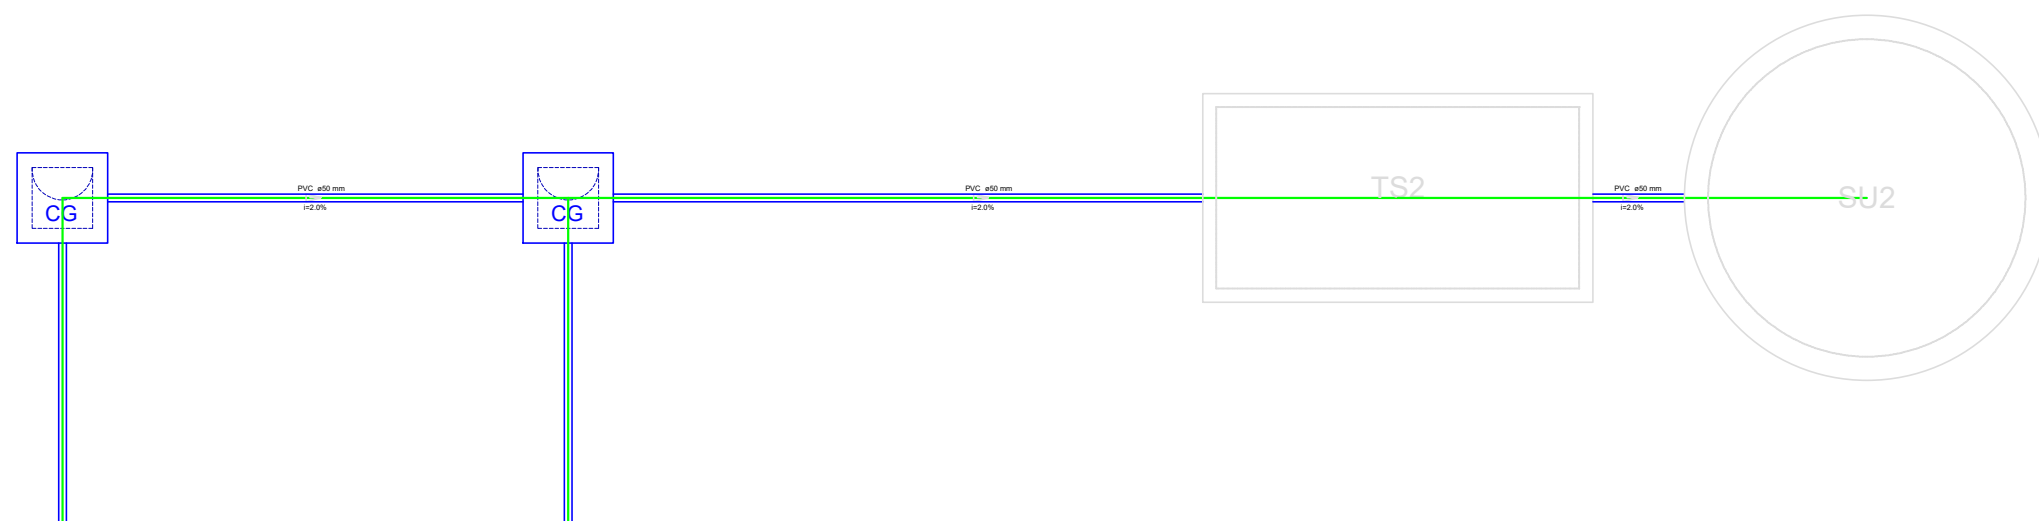


TANQUE SÉPTICO
PLANTA BAIXA - ESC. 1:25

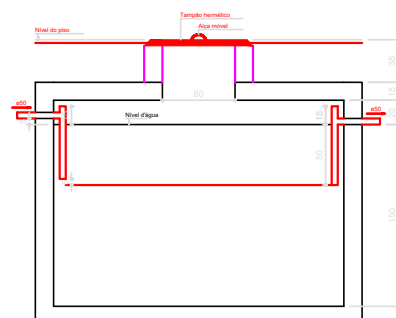

TANQUE SÉPTICO
CORTE - ESC. 1:25

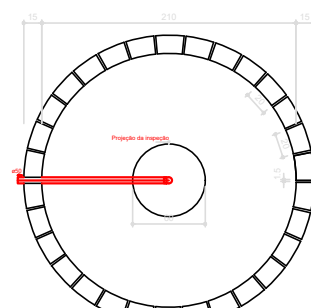

SUMIDOURO
PLANTA BAIXA - ESC. 1:25

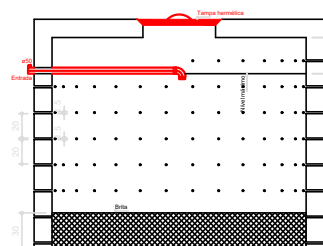

SUMIDOURO
CORTE - ESC. 1:25

02 TANQUE SÉPTICO E SUMIDOURO 02
ESCALA 1:25

APROVAÇÃO:

PROPRIETÁRIO

FISCALIZAÇÃO

Roberto Brigido Coelho Nunes
Arquiteto e Urbanista
RN: 245922-1

PROJETISTA



PREFEITURA MUNICIPAL DE GUARACIABA DO NORTE

DESENHO:

01/01

PRANCHA N°

04/04

CONSTRUÇÃO DE ESCOLA NO MUNICÍPIO DE GUARACIABA DO NORTE/CE

INSTALAÇÕES SANITÁRIAS
PLANTA BAIXA E CORTE DO TANQUE SÉPTICO E SUMIDOURO

LOCAL:

GUARACIABA DO NORTE/CE

PROJETISTA:

ROBERTO BRIGIDO COELHO NUNES - ARQUITETO E URBANISTA - CAU: 245922-1

ESCALA:

PROPRIETÁRIO:

PREFEITURA MUNICIPAL DE GUARACIABA DO NORTE

INDICADA

DESENHISTA:

STEPHANIE GOMES

DATA:

ARQUIVO:

HID_SAN_ESC_R0.DWG

DEZ/2022

