



01 PLANTA BAIXA DE INSTALAÇÕES ELÉTRICAS

ESCALA: 1 / 1000

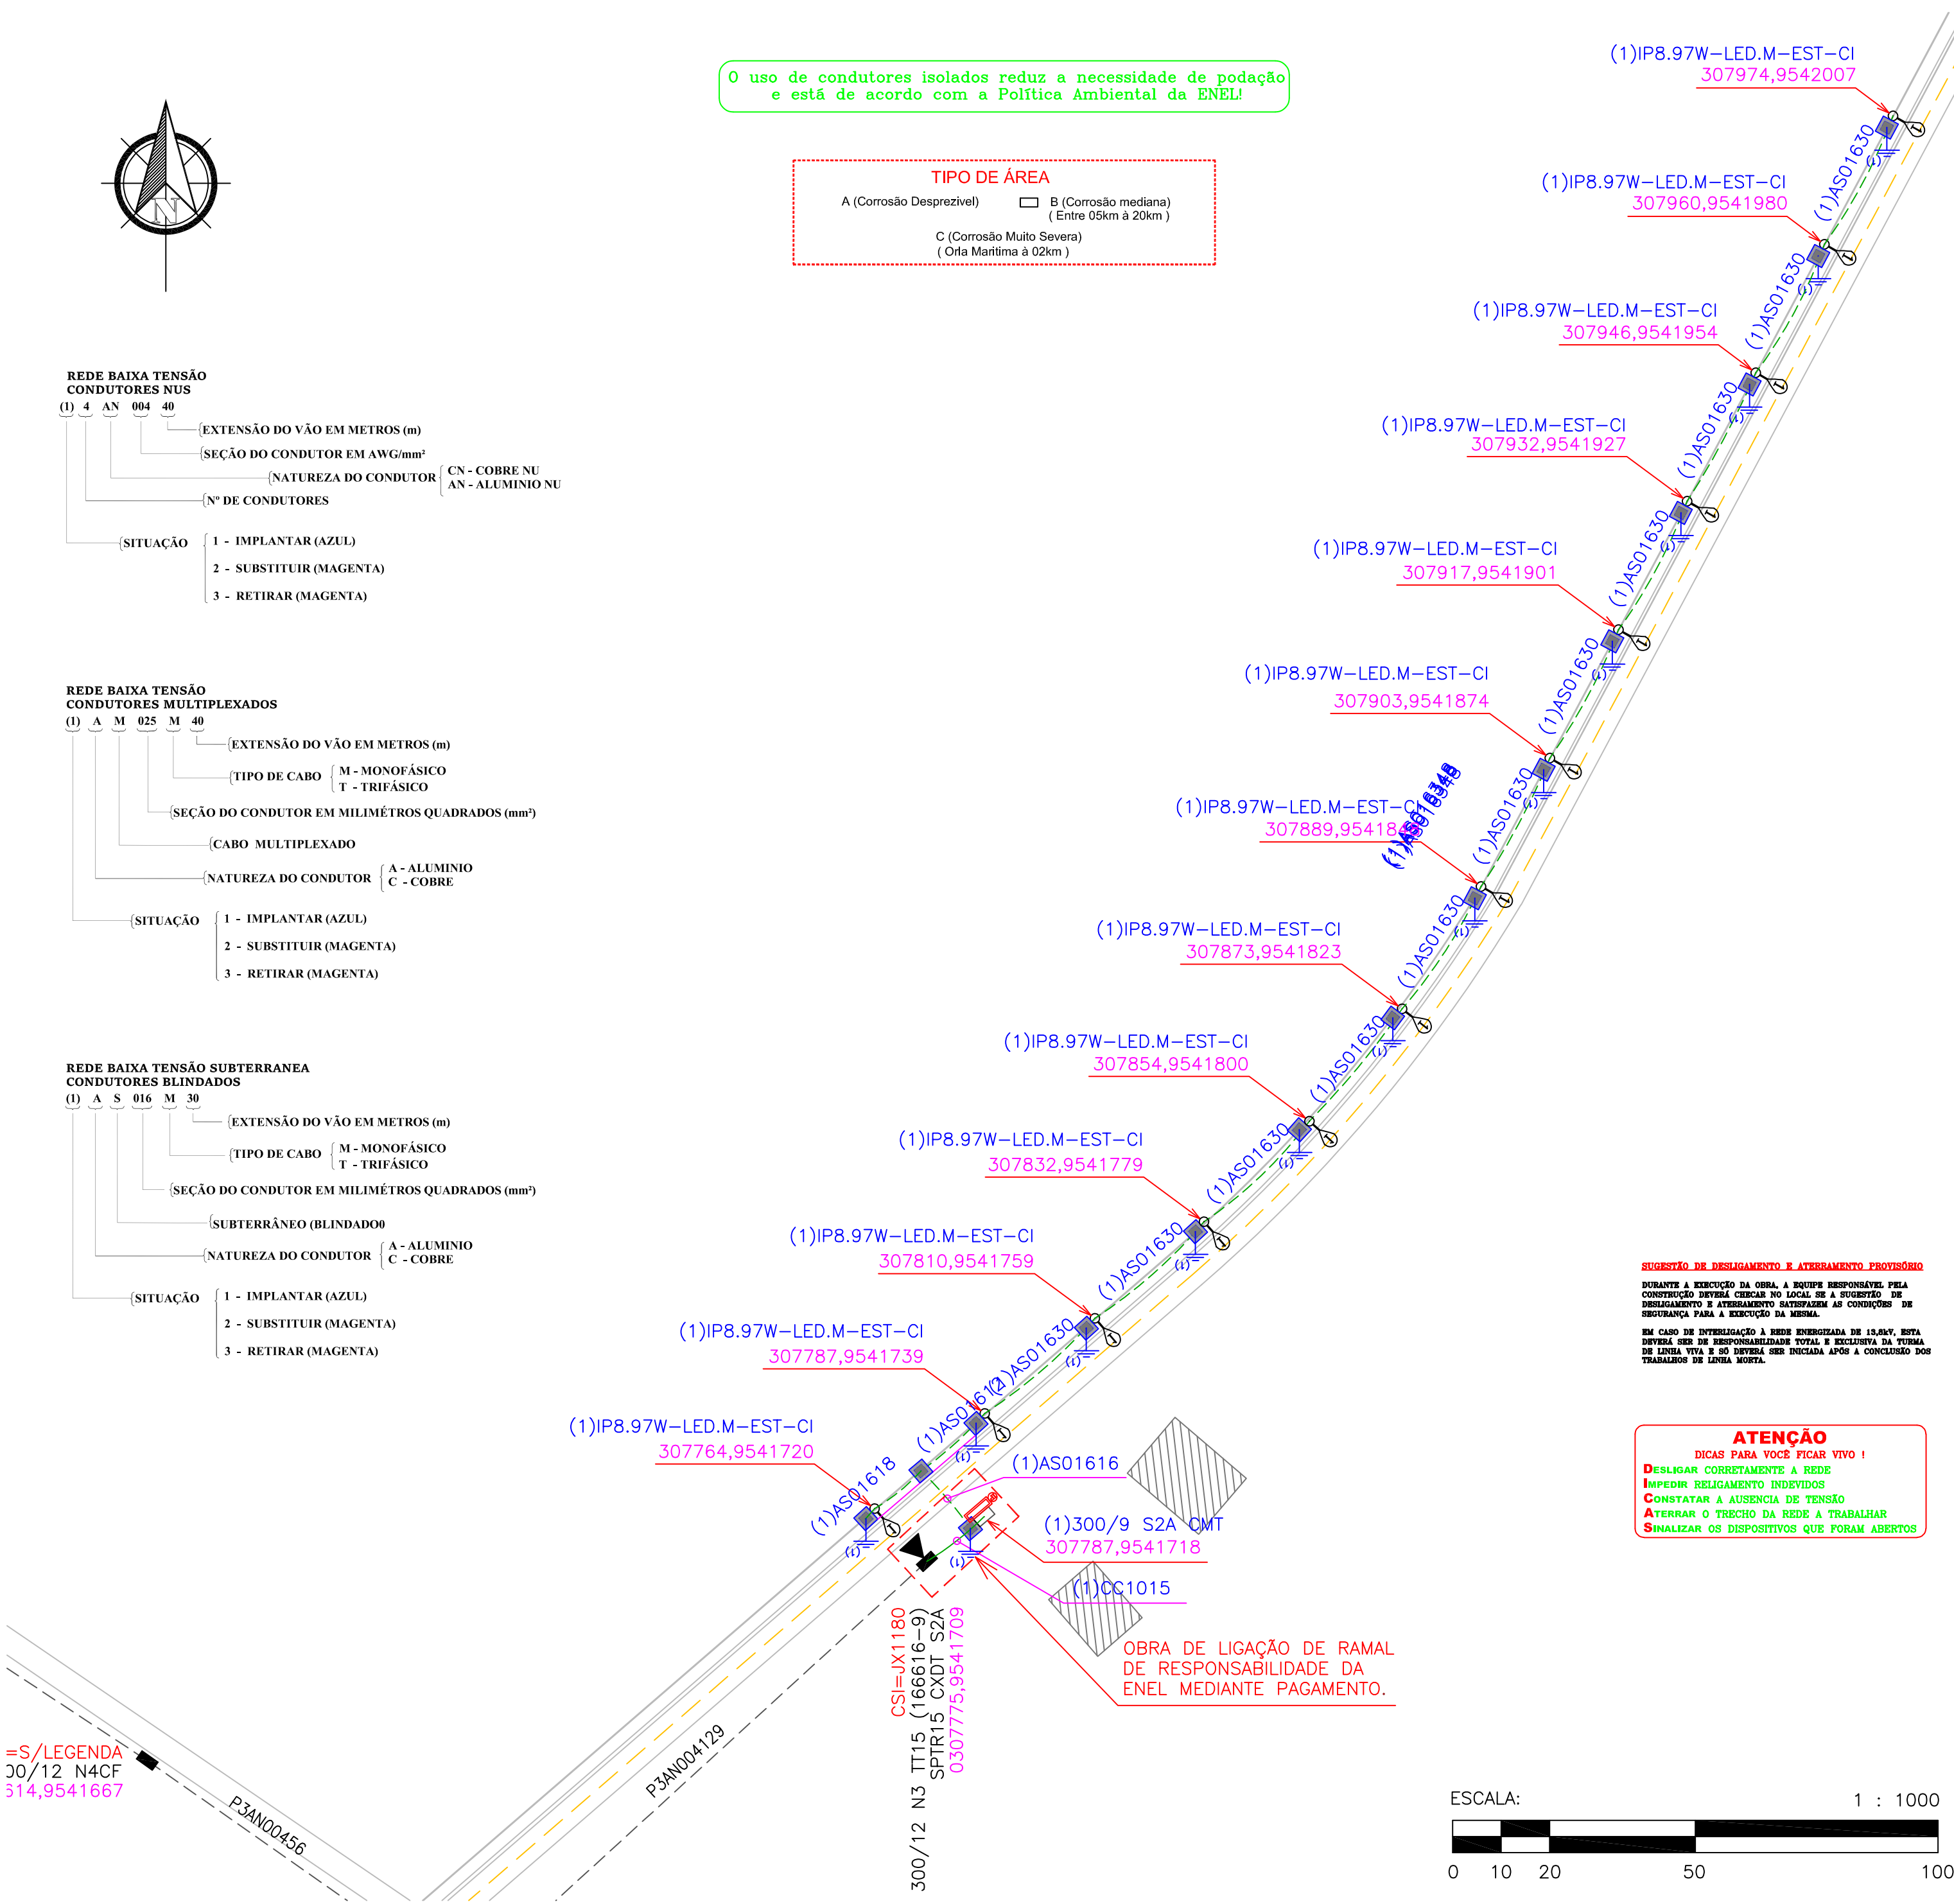


02 DIAGRAMA UNIFILAR

CD IP 06 - TJX1180

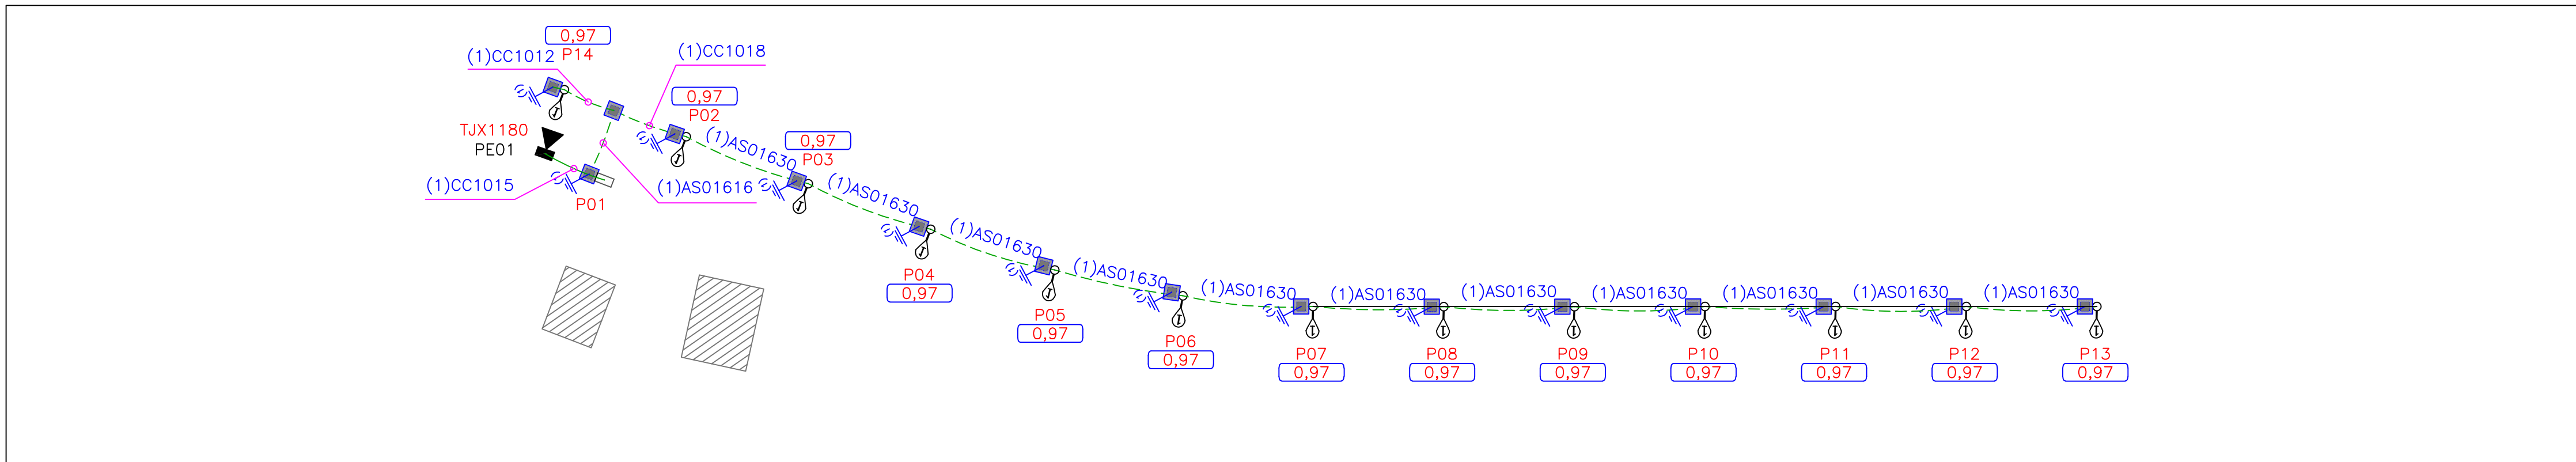

03 DETALHES CONSTRUTIVOS

ESCALA: INDICADA

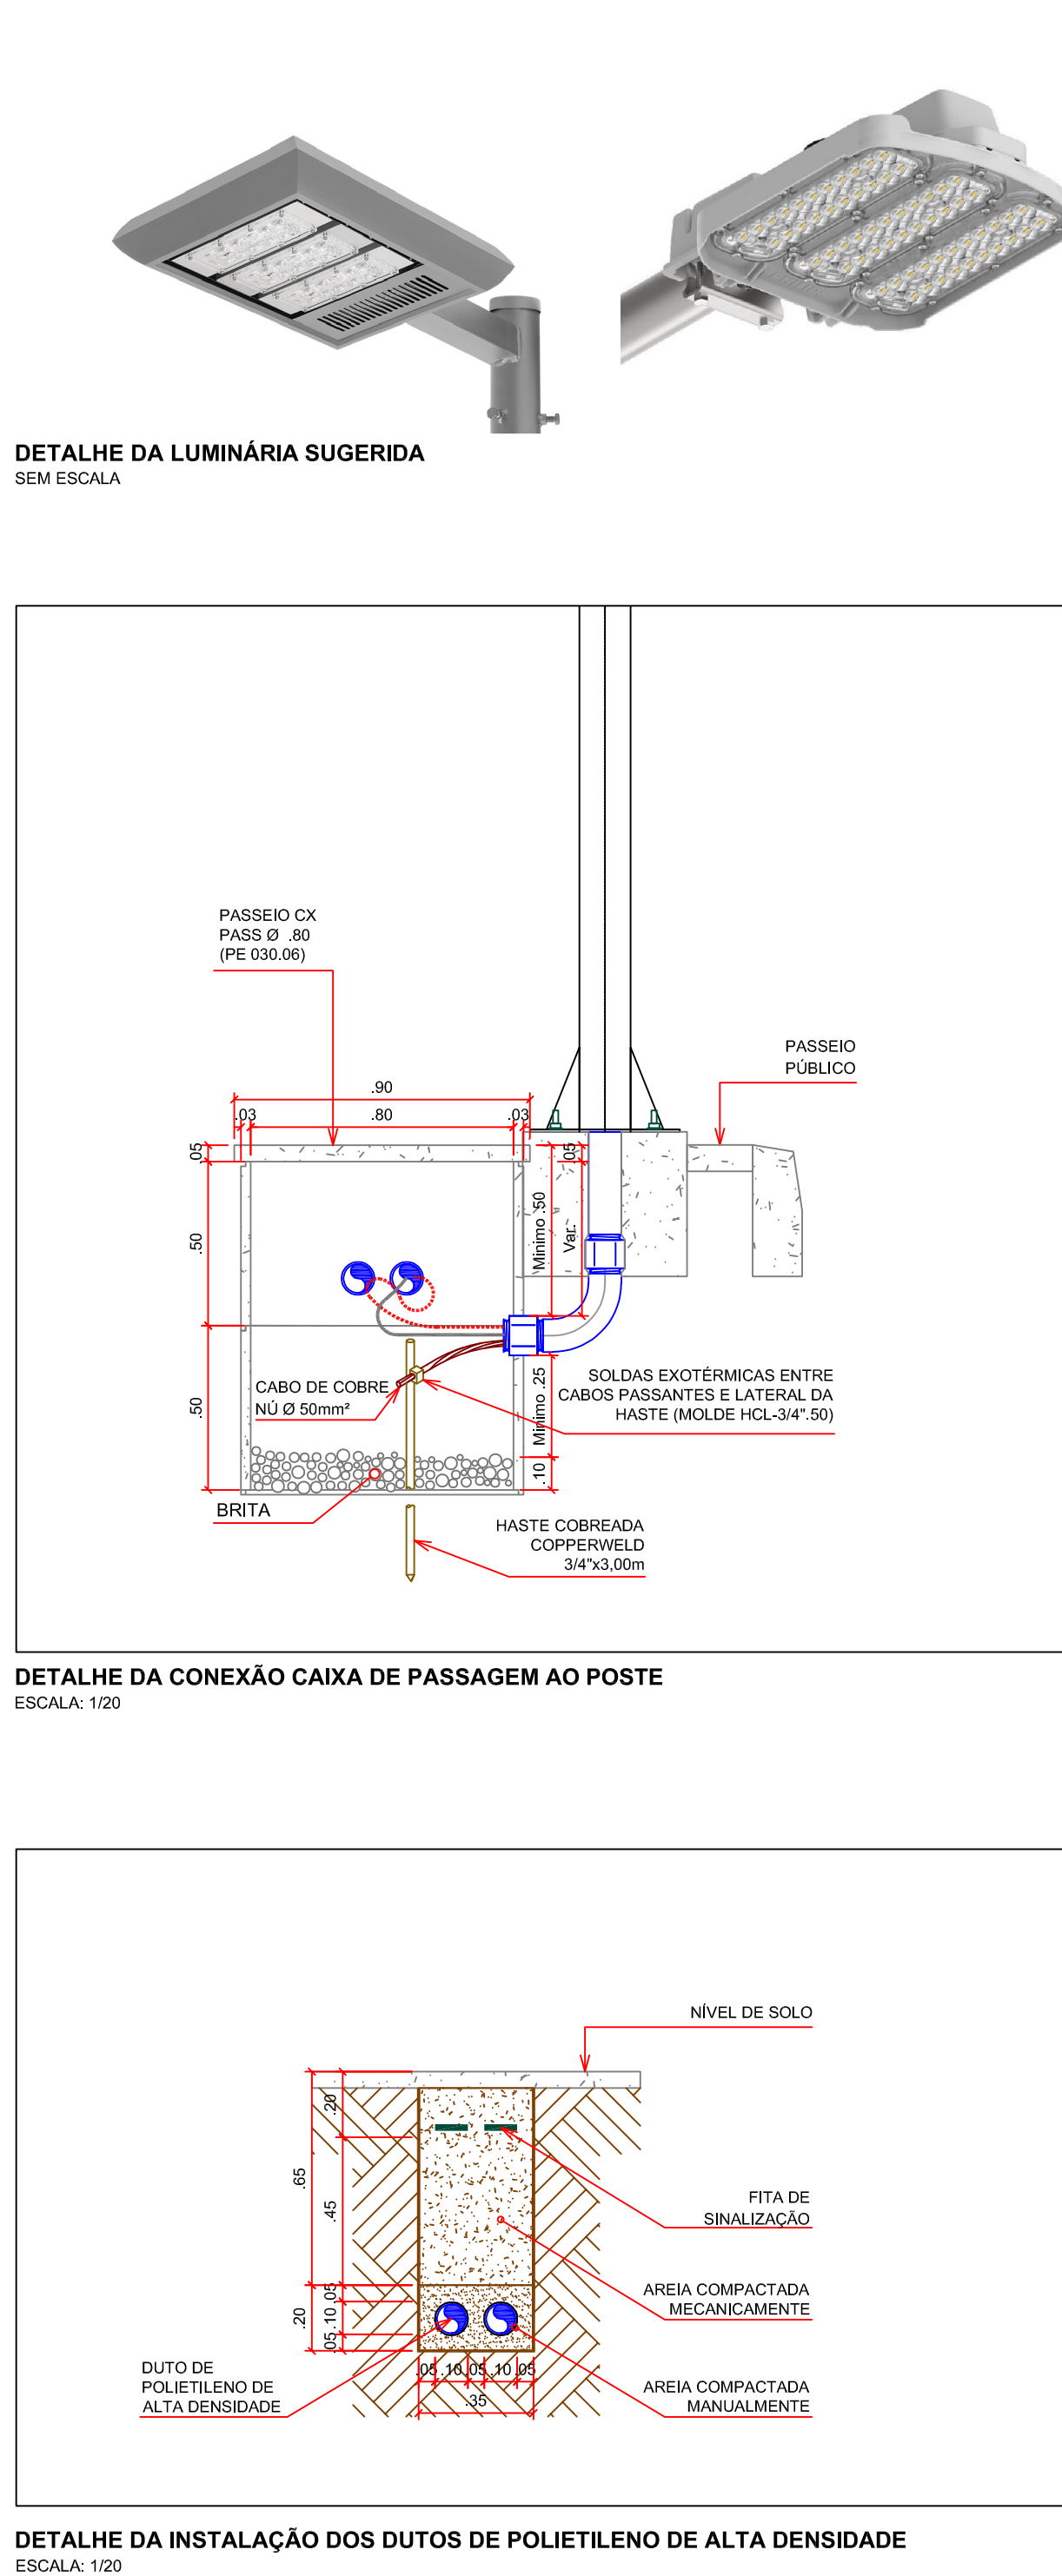

LEGENDA:

- LINHA DE MÉDIA TENSÃO EXISTENTE
- LINHA DE BAIXA TENSÃO EXISTENTE
- LINHA DE MÉDIA TENSÃO EXISTENTE
- LINHA DE BAIXA TENSÃO PART. SUBT. A IMPL.
- POSTE A IMPLANTAR
- POSTE EXISTENTE
- ▣ POSTE A SUBSTITUIR
- ▤ POSTE A RETIRAR
- ▽ TRANSFORMADOR A IMPLANTAR
- ▼ TRANSFORMADOR EXISTENTE
- ▾ TRANSFORMADOR A SUBSTITUIR
- ▿ TRANSFORMADOR A RETIRAR
- ▽ TRANSFORMADOR PARTICULAR
- ⚡ ATERRAMENTO A IMPLANTAR
- ◊ LUMINÁRIA DE 70S A SER IMPLANTADA
- ◊ LUMINÁRIA DE 70S EXISTENTE
- ◊ LUMINÁRIA DE 400S A SER IMPLANTADA
- ◊ LUMINÁRIA DE 400S EXISTENTE
- ⚡ LUMINÁRIA LED 97-78W EM ESTRUTURA ESPECIAL A IMPLANTAR
- ESTRADA CARROÇÁVEL
- ESTRADA VICINAL
- RODOVIA ESTADUAL
- RODOVIA FEDERAL
- ÁRVORE

Nº:	00	Data:	00/00/00	Descrição:	00	Exec.:	00	Aprov.:	00
Interessado:	PREFEITURA MUNICIPAL DE GUARACIABA DO NORTE								Subestação: INH 0114
Assunto:	PROJETO DE INSTALAÇÕES ELÉTRICAS DE ILUMINAÇÃO PÚBLICA RUA SEN. CATANDUVA CE366 (TRECHO 04)								Qt. Postes: 14
Localização:	RUA SENADOR CATANDUVA, GUARACIABA DO NORTE / CE								Qt. Transformador: 00
Município:	GUARACIABA DO NORTE CE								Cientes Novos: 01
UF da Validação:	CE								Data: fevereiro/2022
Ordem de Serviço N.º:	06/09								Extensão BT (m): 376
Investimento:	T.J.P								Extensão MT (m): 00
Projelista:	Claudio Cavalcante Sa CFT/CRT2 RNP46398256353								Potência Instalada: 1,37 KVA